

OZNACZENIA - OBIEKTY PROJEKTOWANE

- 2. BUDYNEK ZARZĄDU RECYKLINGU TWORZYW SZTUCZNYCH
- 3. BUDYNEK HALI MAGAZYNOWEJ
- 4. BUDYNEK SZCZĄTKU
- 9. PROJEKTOWANY ZBIORNIK RETENCYJNY
- 10. PROJEKTOWANY WAZD NA OZNAKĘ I PROJEKTOWANEGO UKŁADU DROGOWEGO W RAMACH STREŻY AKTYWNOŚCI GOSPODARZEJ I OGÓLNOŚC - ZACHÓD

LEGENDA

- GRANICE**
- A B...O GRANICE TERENU INWESTYCJI
 - GRANICE ZAKRESU PRZEDMIOTU ZAMÓWIENIA
 - GRANICE ODDAJKI
 - WIAZD NA TEREN INWESTYCJI
 - GŁÓWNE WEŚCIE DO BUDYNKU
 - PROJEKTOWANA RZĘDNA WYSOKOŚCIONA
 - LICZBA KONWYGNACJI NADZIEMNYCH
 - B1 NUPERACJA BUDYNKU
 - PROJEKTOWANE NACHYLENIA DROG, CHODNIKÓW, TERENU
 - BUDYNKI ISTNIEJĄCE
 - BUDYNKI PROJEKTOWANE
 - PROJEKTOWANE ŚCIANY OPOROWE
 - S WIATY DO GROMADZENIA OPADÓW STAŁYCH

NAWIERZCHNIE

- NAWIERZCHNIA BIOLOGICZNE CZYNNA NA GRUNCIE RODZIMYM
- PROJEKTOWANA POWIERZCHNIA UTWARDZONA - DROGI
- PROJEKTOWANA POWIERZCHNIA UTWARDZONA - CHODNIKI
- PROJEKTOWANA POWIERZCHNIA UTWARDZONA - ŚCIEŻKA ROWEROWA
- PROJEKTOWANE PRZEJŚCIA PIESZE I ROWEROWE
- PROJEKTOWANA POWIERZCHNIA UTWARDZONA - PARKINGI
- PROJEKTOWANA POWIERZCHNIA UTWARDZONA - STANOWISKO PARKINGOWE DLA OSÓB NIEPEŁNOSPRAWNYCH
- INSTALACJE I OBIEKTY BUDOWANE DO LOKALIZACJI
- GRZEWA PRZEZNACZONE DO WYCIECZA

ELEMENTY INFRASTRUKTURY TECHNICZNEJ WG. PROJEKTÓW BRANŻOWYCH/

- KANALIZACJA SANITARNĄ
- KANALIZACJA SANITARNĄ-RUROCIĄG TŁOZYNY
- STUZIENKA KANALIZACJI SANITARNEJ
- POMPOWIA ŚCIEKÓW SANITARNYCH
- STUZIENKA KANALIZACJI OPADOWEJ
- KANAL PRZELEWOWY WÓD OPADOWYCH
- OSADNIK
- SEPARATOR SUBSTANCJI ROPOCZOCHNYCH
- STUZIENKA KONTROLNO-POMIAROWA
- STUZIENKA KANALIZACJI OPADOWEJ
- WPAJST DROGOWY
- INSTALACJA WODY P.POZ.
- POMPOWIA WODY P.POZ.
- HYDRANT ZEWNĘTRZNY DN80
- INSTALACJA WODY UŻYTKOWEJ
- SW PROJEKTOWANA KOMORA WOODMOCZOWANA
- LINIA KABLOWA ŚREDNIEGO NAPIĘCIA
- LINIA KABLOWA NISKIEGO NAPIĘCIA
- KONTENEROWA STACJA TRAFÓ Z ROZDZIELENIA
- SŁUPY OŚWIETLENOWE
- ZŁĄCZA KABLOWE DO ZASILANIA INSTALACJI WEWNĄTRZ BUDYNKÓW
- INSTALACJA CIEPŁOWNICZA
- WYMIENNIK C

INSTALACJE WEWNĘTRZNE ISTNIEJĄCE

- INSTALACJA KANALIZACJI SANITARNEJ
- INSTALACJA KANALIZACJI DESZCZOWEJ
- INSTALACJA WODNA
- INSTALACJA TELEFONICZNA
- INSTALACJA ELEKTRYCZNA
- INSTALACJA TELEWIZYJNA
- INSTALACJA SIĘC CIEPŁOWNICZA

za zgodność z oryginałem mapy
data podpis

Legenda
 - - - - - oznaczenie obiektu niedostępnego
 - - - - - teren niewłaściwy do pomiaru
 - - - - - teren niedostępny do pomiaru
 - - - - - zakres opracowania

AMIGEO Mięta Górska Sp. z o.o.
 35-413 Kraków, ul. Lwowska 14/6
 78 756 44 12 314 34 88
 53 820 01 01 01 01 01 01 01 01

GD-13.6640.937.2021

MAPA DO CELÓW PROJEKTOWYCH

skala 1:500
 wuj. mapograficzne
 pow. m. Kraków
 jedn.kwie. [126103_3] Kraków-Nowa Huta
 obręb: [126103_3.0002] oraz [126103_3.0004]
 str: 1/169



Układ odniesienia wysokości: PL-EWRF2007-NH
 Układ wsp. poziomych: 2000 etwpa 7
 Sytuacja zgodna z terenem na marzec 2021 r.

AMIGEO Mięta Górska Sp. z o.o.
 30-013 Kraków
 ul. Lwowska 14/6
 NIP 6772362026

Wykonali: dr. inż. Andrzej Mięta Górski
 mgr inż. Piotr Prowochowski

13 kwietnia 2021 r.

Mapa sporządzona na podstawie pomiarów bezpośrednich, udostępnionej mapy zasadniczej sekcji: 7125.13.01.1.1; 7125.13.01.1.2; 7125.13.01.1.3; 7125.13.01.1.4.
 Mapa do celów projektowych pod zabudowę.
 Nieważne mapy zastępcze wykonane bez ustalenia obciążenia dotyczącego służebności gruntowych.
 Nieważne mapy zastępcze wykonane bez ustalenia obciążenia dotyczącego służebności gruntowych.
 Nie należy być zniechęconym do inwentaryzacji lub o których brak jest informacji w istniejących branżowych. Granice działki 1/169 zostały wyznaczone z odpowiednią dokładnością.
 Mapa może służyć do projektowania obiektów kubaturowych w odległości mniejszej lub równej 4.0m, oraz pozostałości obiektów budowlanych w odległości mniejszej niż 3.0 m od granicy działki 1/169.

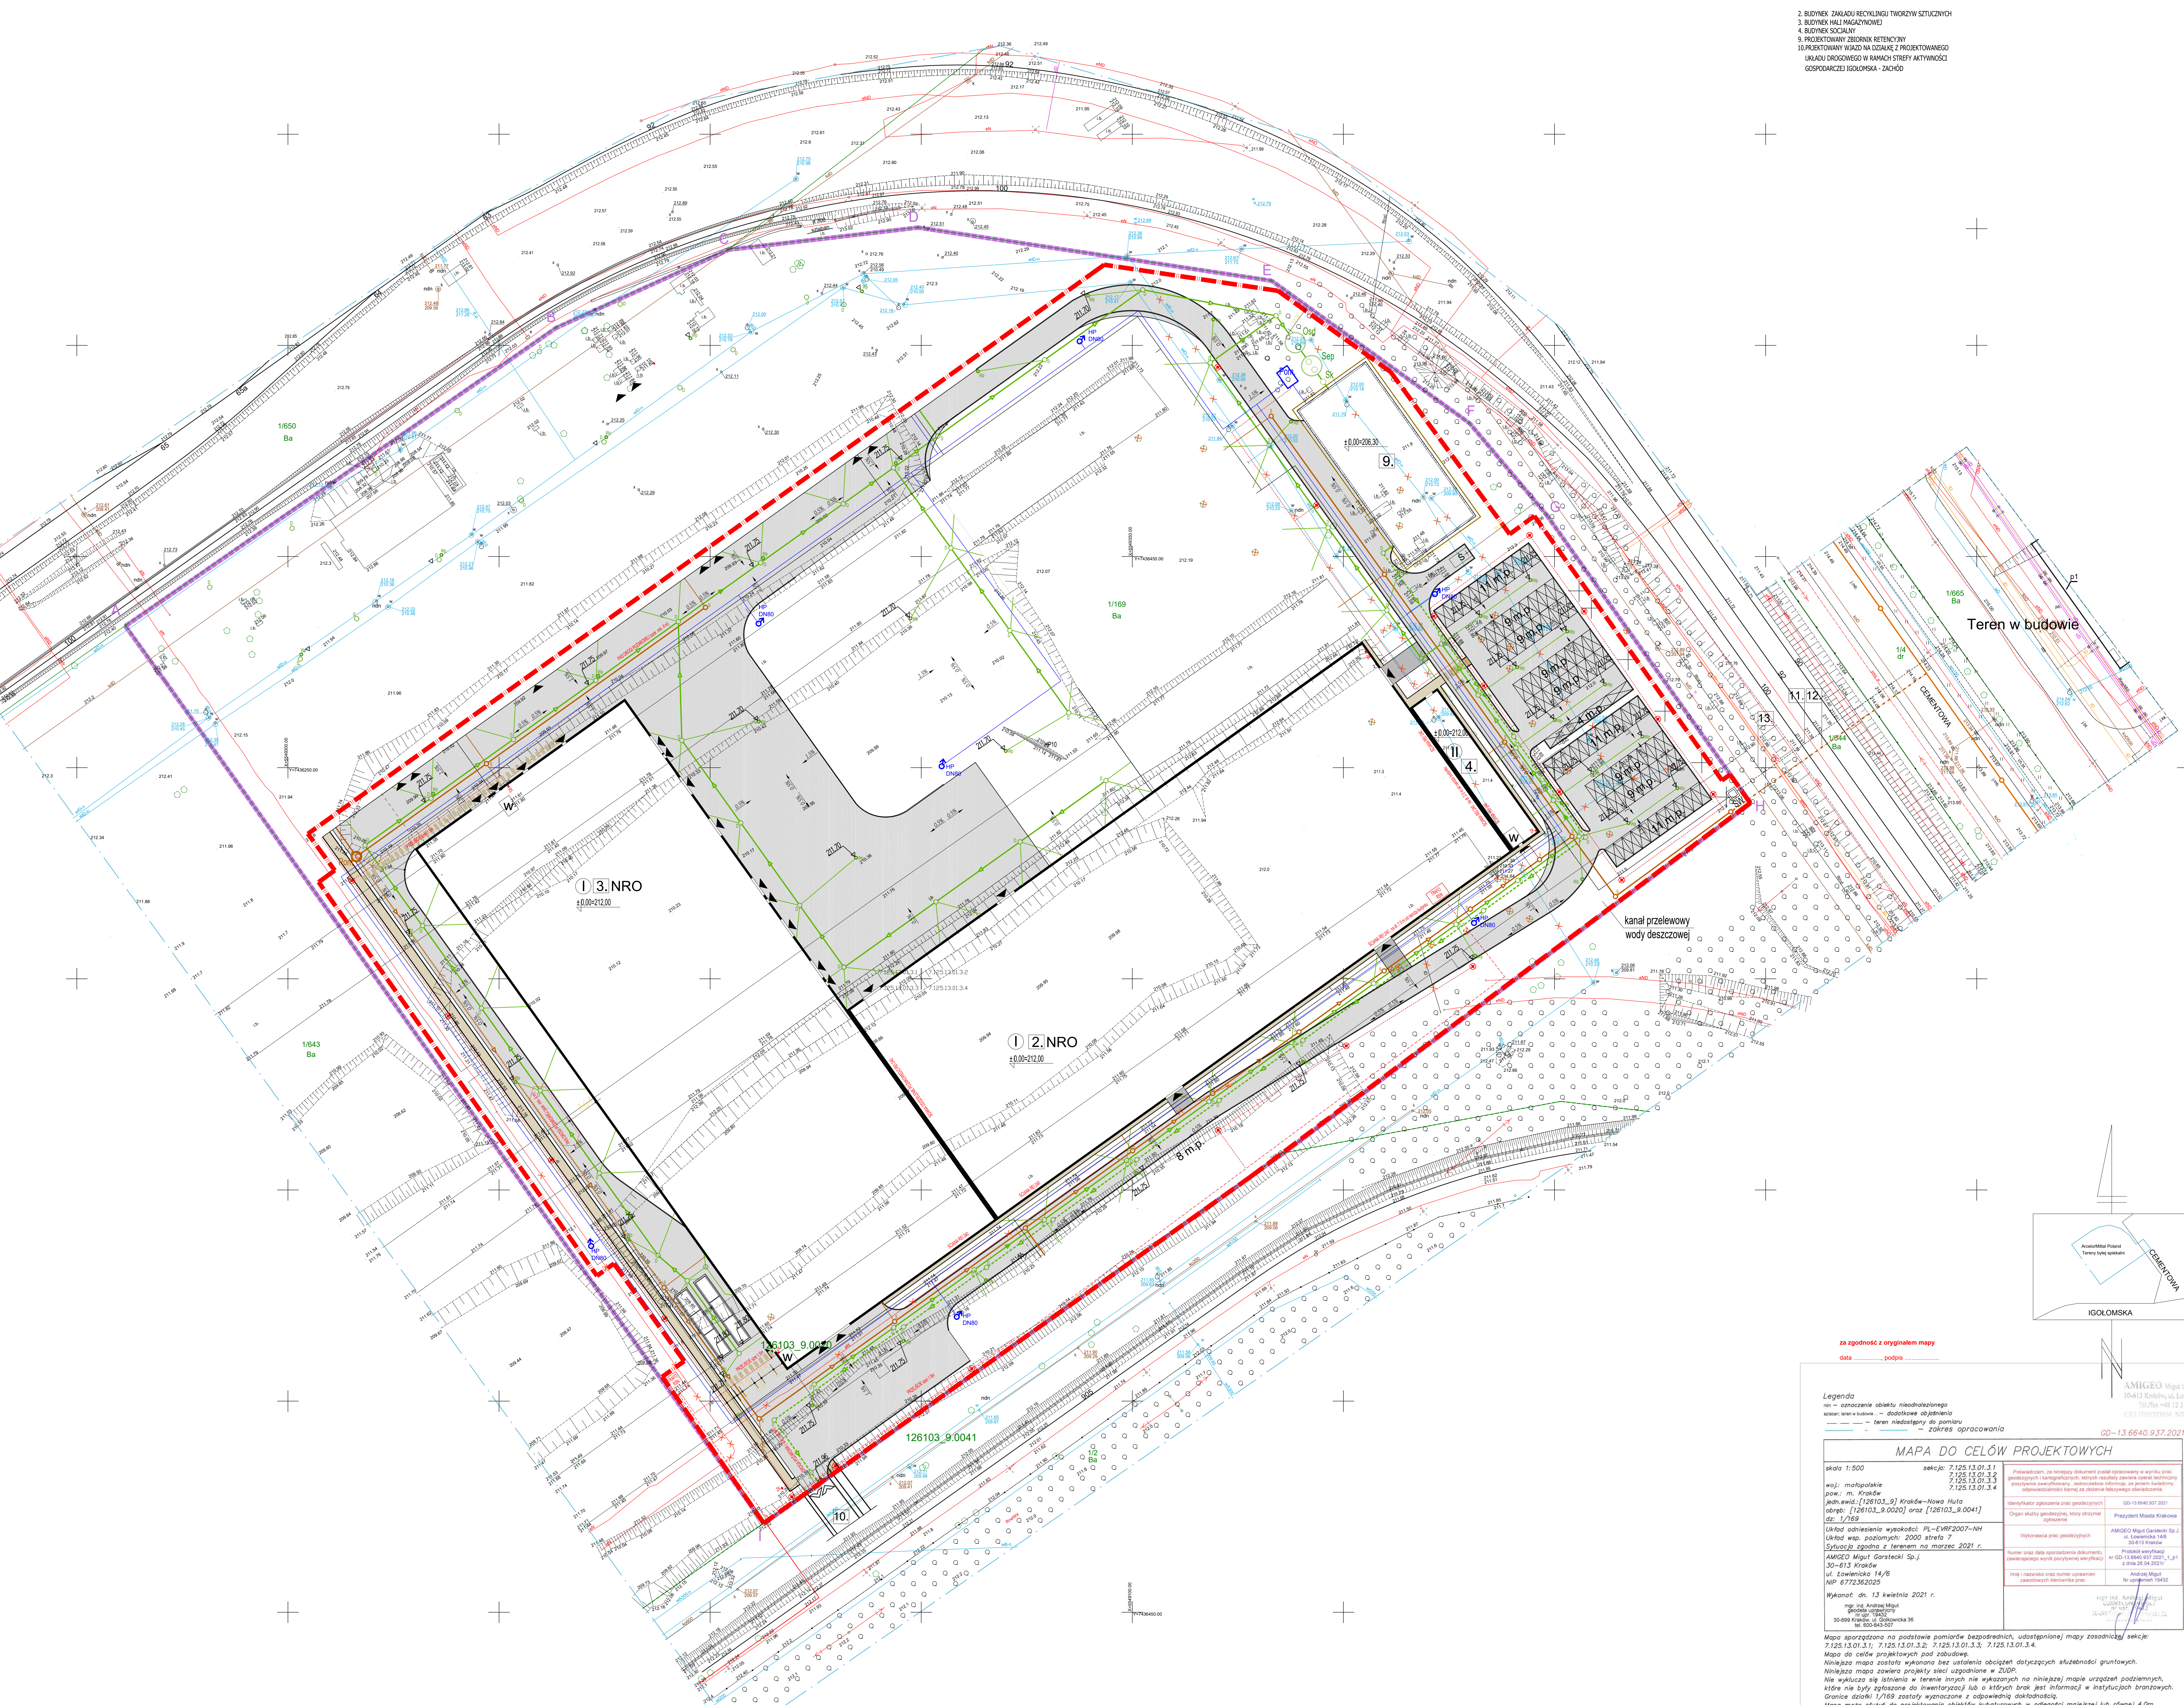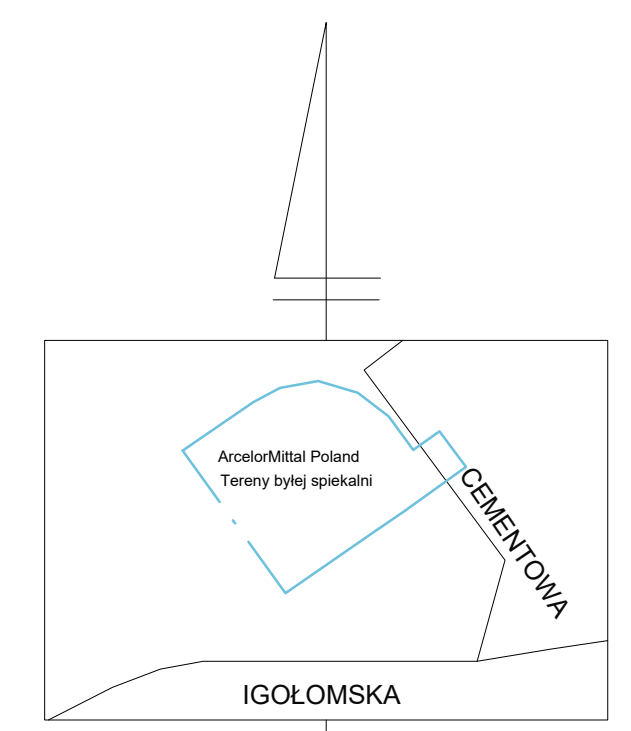

AMIGEO Mięta Górska Sp. z o.o.
 35-413 Kraków, ul. Lwowska 14/6
 78 756 44 12 314 34 88
 53 820 01 01 01 01 01 01 01

gdz. inż. ADAM SROKA
 mgr inż. PIOTR PROWOCZOWSKI

PROJEKT ZAGOSPODAROWANIA DZIAŁKI W ZAKRESIE OBIEKTÓW PRZEDMIOTEM ZAMÓWIENIA

BUDOWA "CENTRUM RECYKLINGU OPADÓW KOMUNALNYCH W KRAKOWIE"

10-2021

A-0
 1:500
 Z-02